

I lokalizacja dźwigu




II lokalizacja windy




Oznaczenia

- CSP Centrala Sygnalizacji Pożaru
- CO Centrala Oddymiania
- konwencjonalna czujka dymu
- konwencjonalna czujka dymu nad sufitem podwieszanym
- wskaźnik zadziałania
- ROP (Ręczny Ostrzegacz Pożarowy)
- RPO (Ręczny Przycisk Oddymiania)
- PP (Przycisk Przewietrzania)
- sygnalizator SAP

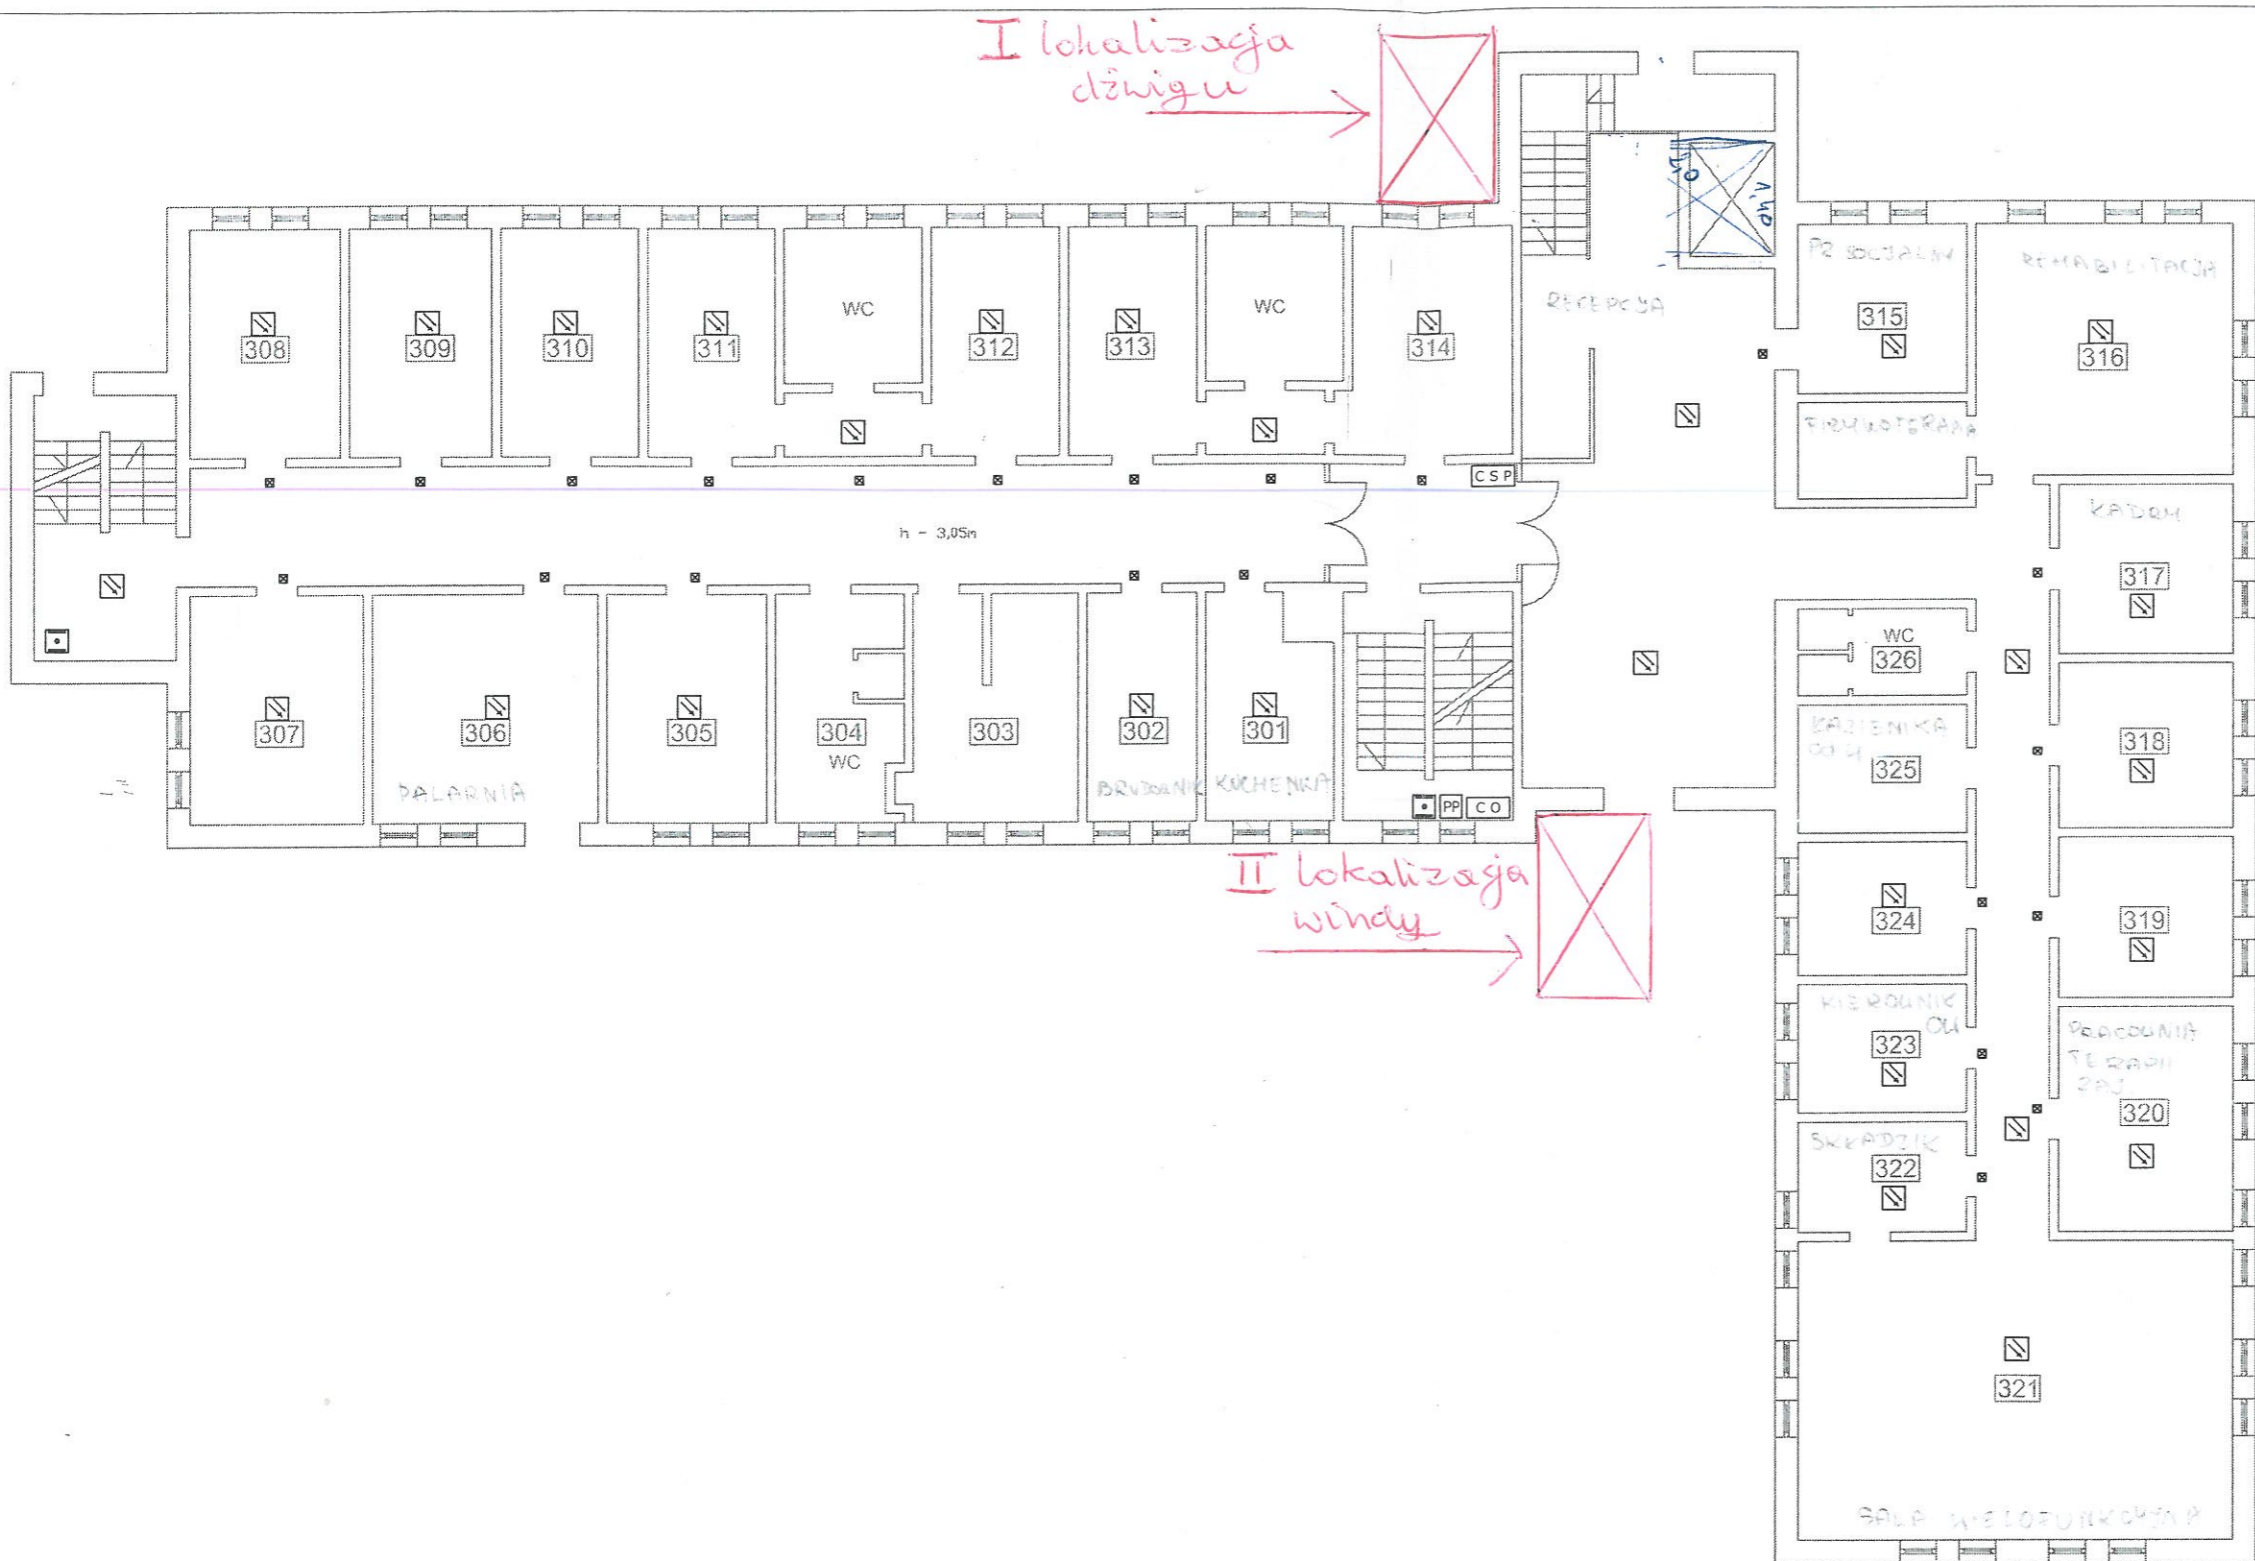

HASPER		HASPER Piotr Wójcikiewicz ul. Orlówka 1A/16 05-800 Pruszków		tel. +48 790 018 886 e-mail: piotr.wojcikiewicz@gmail.com	
Rysunek:	RZUT PARTERU BG. PARTER				
Investor:				
Autorzy	Imię i Nazwisko	Numer upr.	Data:	Podpis:	
Projektant					
Opracował					
Sprawdzający					
PROJEKT WYKONAWCZY				Skala:	Nr rys.:
SYSTEM SYGNALIZACJI POŻARU W BUDYNKU GŁÓWNYM				1:100


Wszystkie wymiary sprawdzić w naturze przed wykonaniem prac. W przypadku rozbieżności powiadomić jednostkę projektową
 0m 1m 2m 3m 4m 5m 6m 7m 8m 9m 10m 11m 12m
 skala 1:100

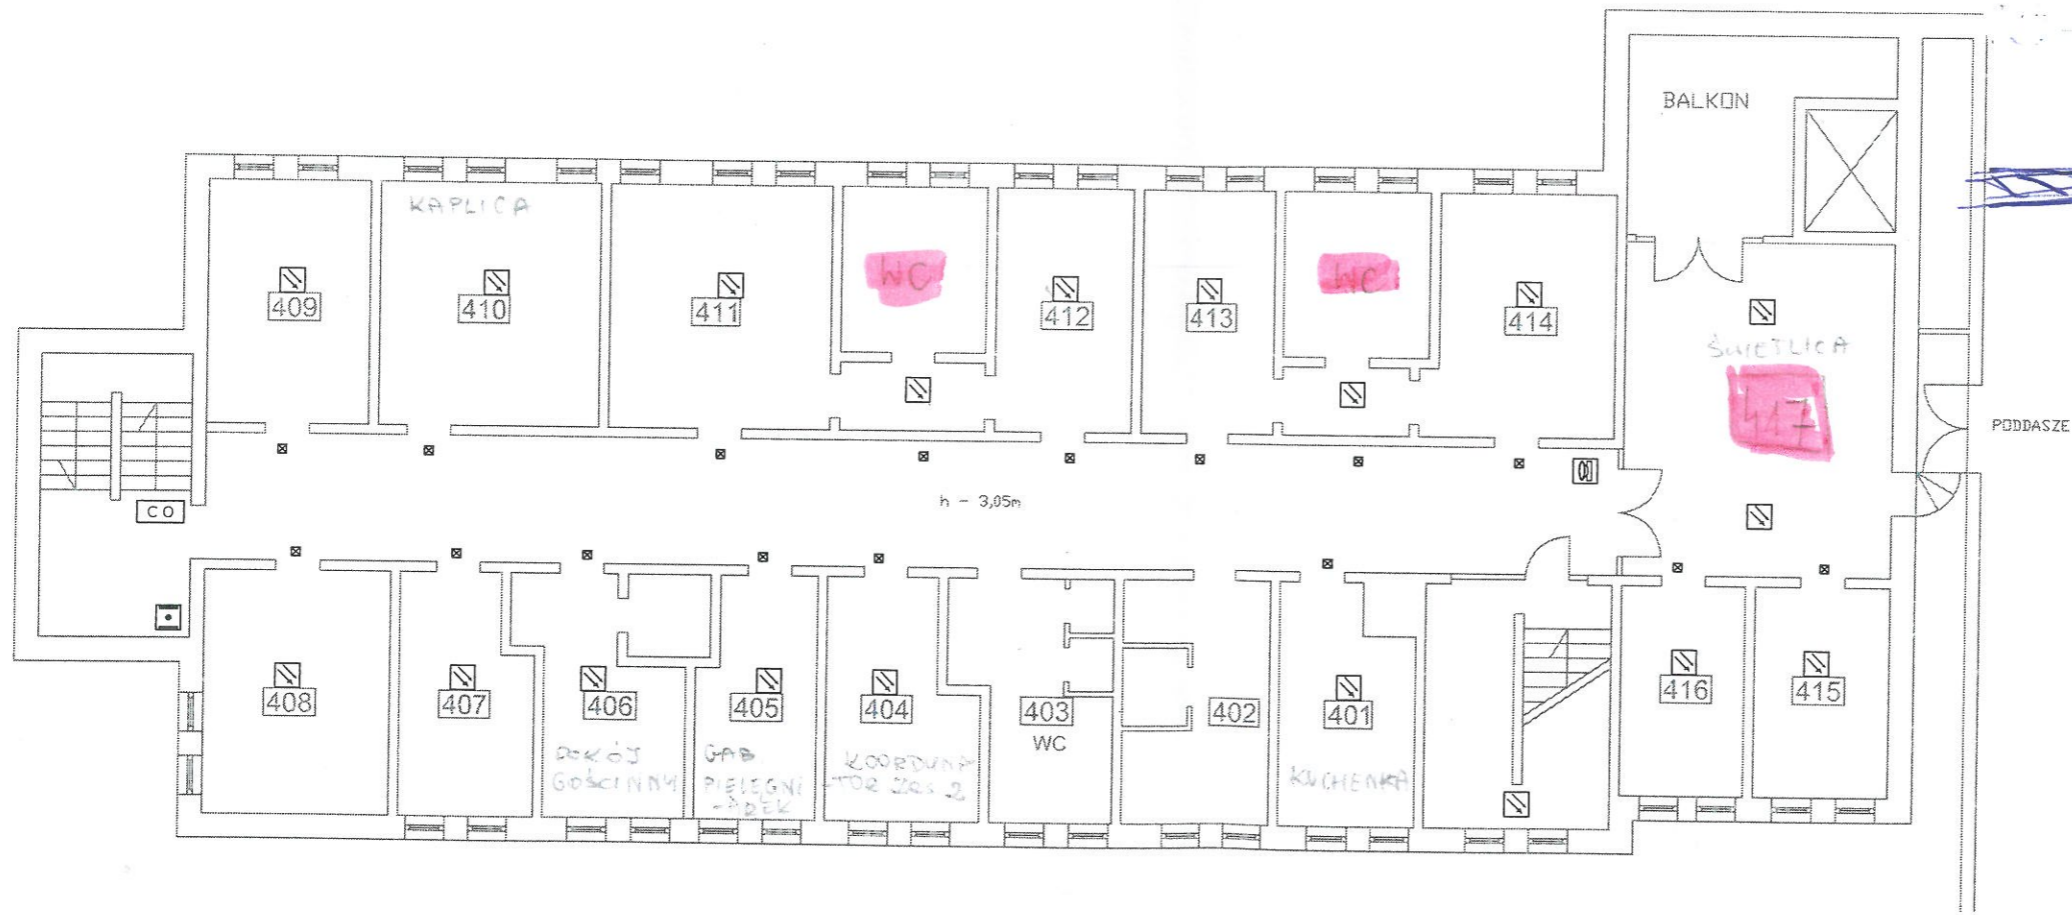

Oznaczenia

- CSP Centrala Sygnalizacji Pożaru
- CO Centrala Oddymiania
- ◻ konwencjonalna czujka dymu
- ◻ konwencjonalna czujka dymu nad sufitem podwieszanym
- wskaźnik zadziałania
- ROP (Ręczny Ostrzegacz Pożarowy)
- ◼ RPO (Ręczny Przycisk Oddymiania)
- ◻ PP (Przycisk Przewietrzania)
- ◻ sygnalizator SAP

HASPER		HASPER Piotr Wojcikiewicz ul. Olszowska 1A/16 tel. +48 790 018 886 05-800 Pruszków e-mail: piotr.wojcikiewicz@gmail.com	
Rysunek:	RZUT I PIĘTRA BG. I PIĘTRO		
Investor:		
Autorzy	Imię i Nazwisko	Numer upr.	Data: Podpis:
Projektant			
Opracował			
Sprawdzający			
PROJEKT WYKONAWCZY			Skala: Nr rys.:
SYSTEM SYGNALIZACJI POŻARU W BUDYNKU GŁÓWNYM			1:100

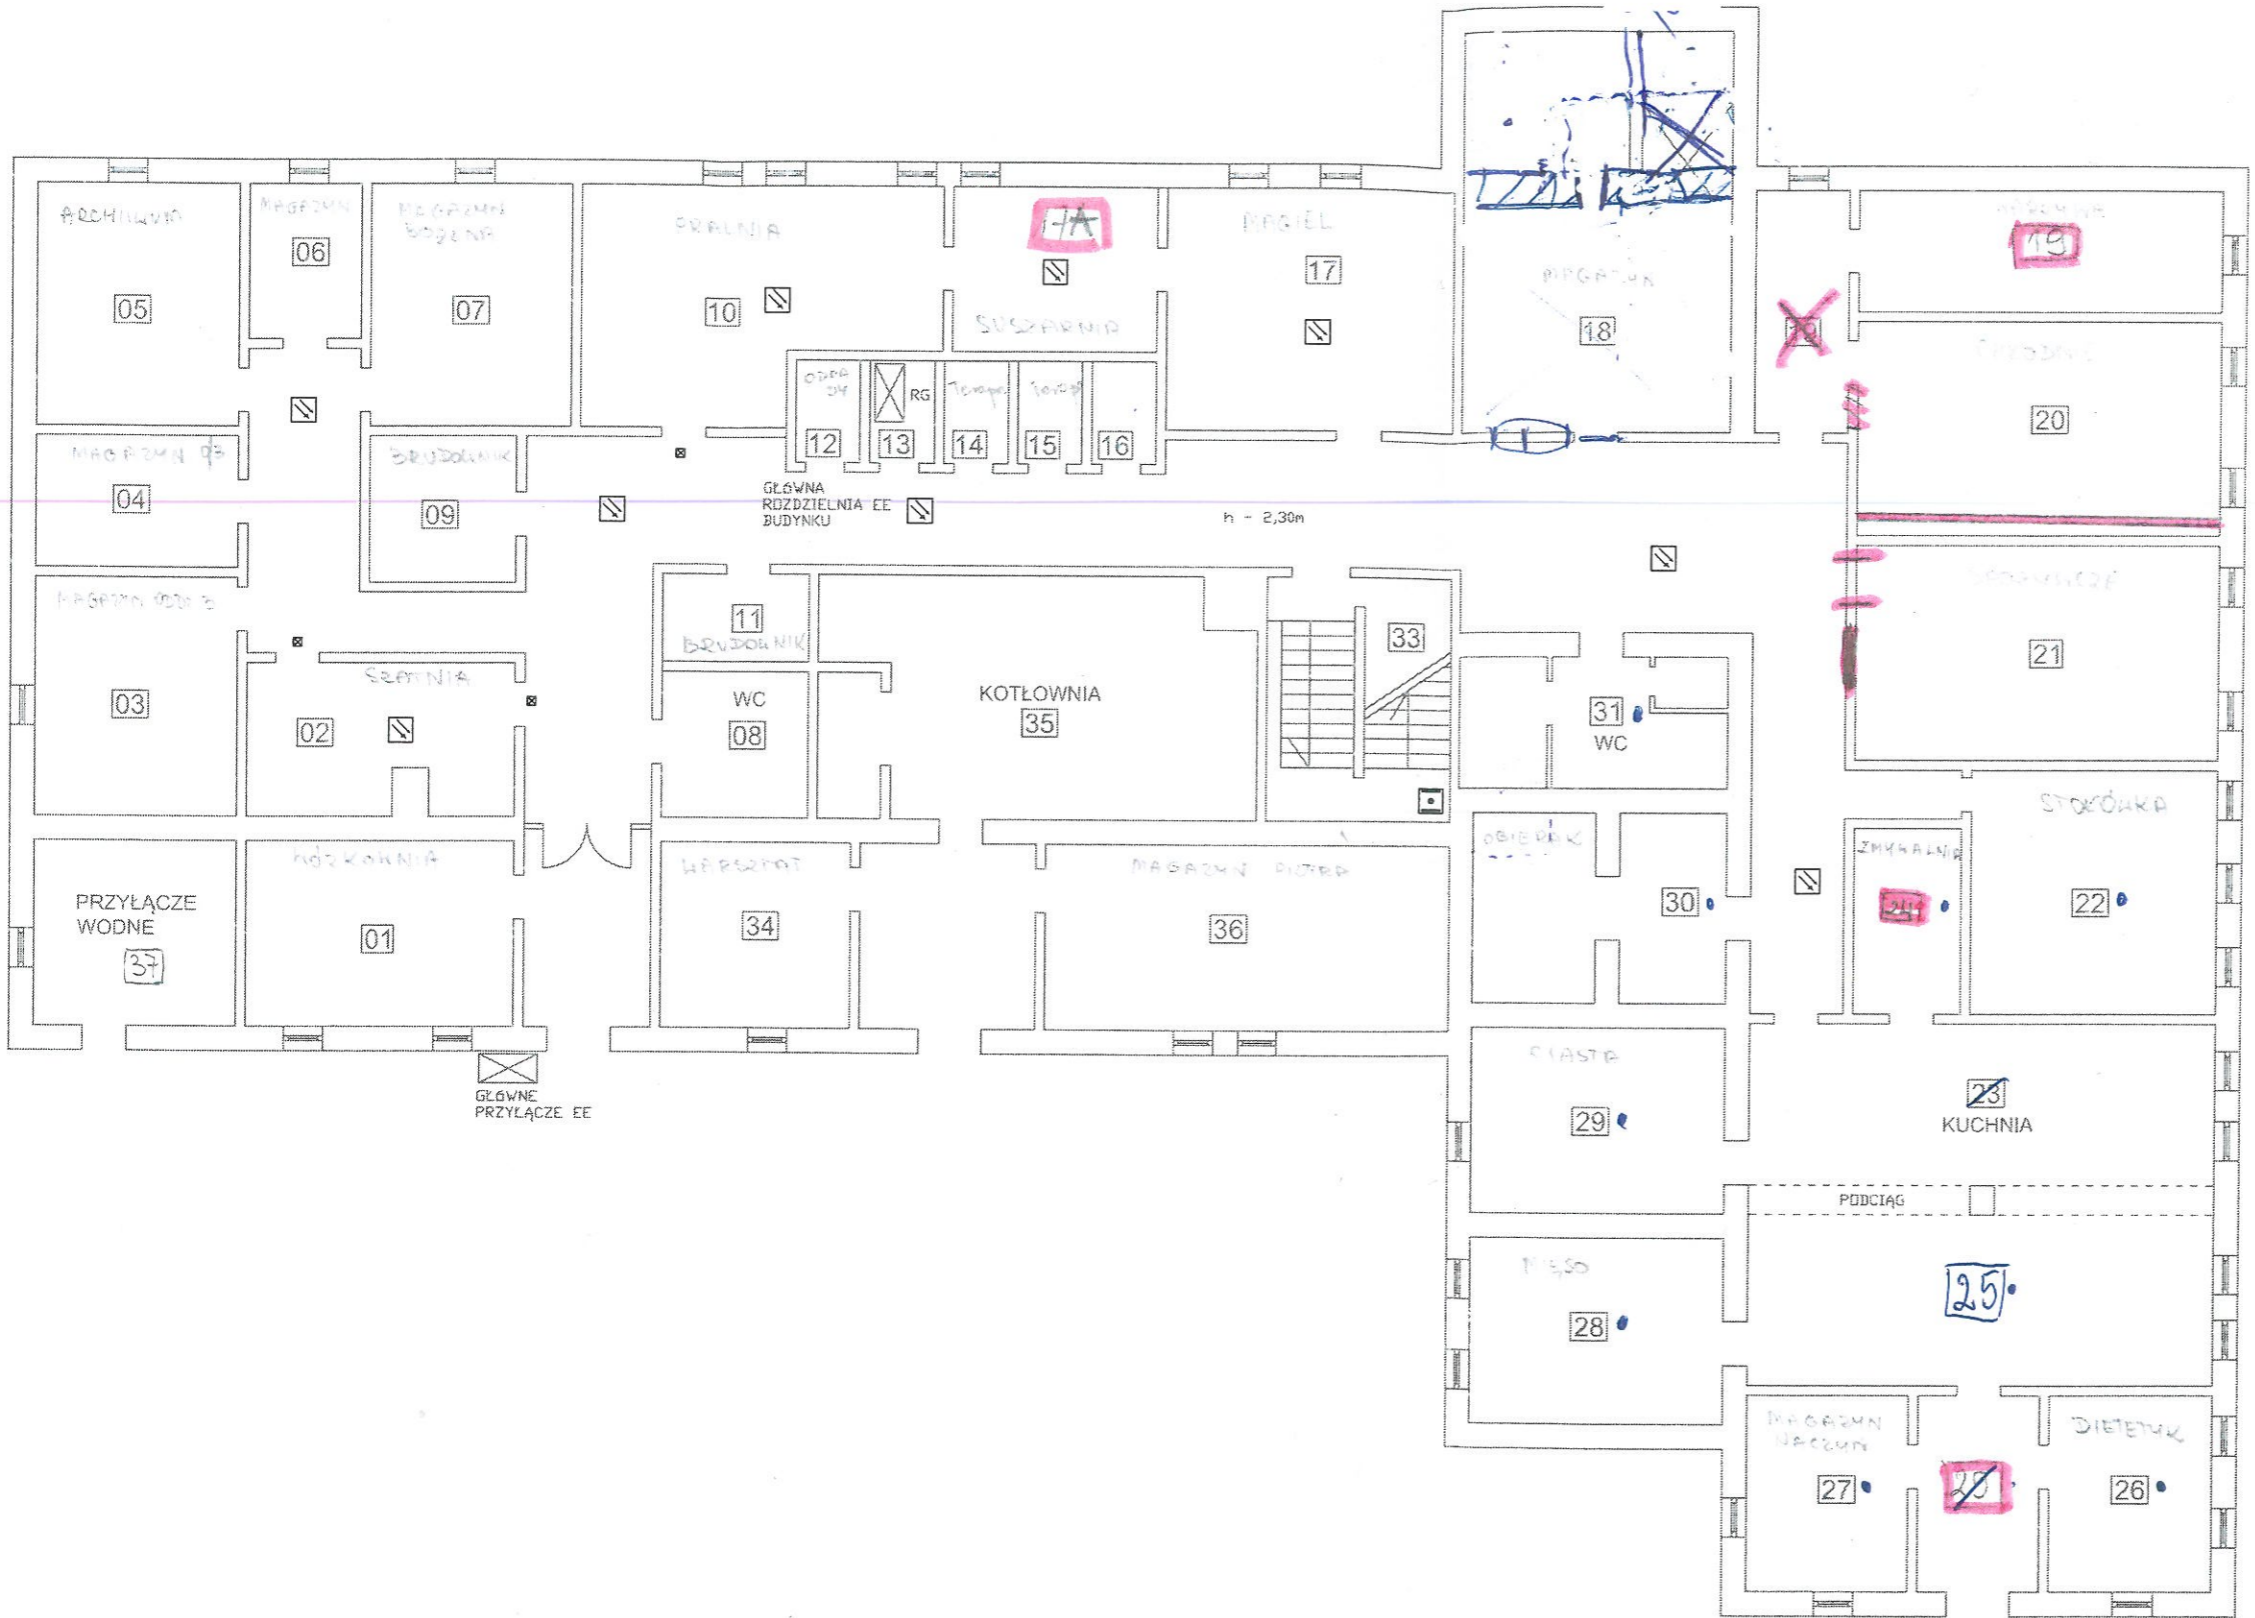

Oznaczenia

- C S P Centrala Sygnalizacji Pożaru
- C O Centrala Oddymiania
- / konwencjonalna czujka dymu
- / konwencjonalna czujka dymu nad sufitem podwieszonym
- wskaźnik zadziałania
- ROP (Ręczny Ostrzegacz Pożarowy)
- ◼ RPO (Ręczny Przycisk Oddymiania)
- PP PP (Przycisk Przewietrzania)
- [] sygnalizator SAP

Wszystkie wymiary sprawdzić w naturze przed wykonaniem prac. W przypadku rozbieżności powiadomić jednostkę projektową

skala 1:100

HASPER		HASPER Piotr Wójcikiewicz ul. Olszowska 1A/16 tel. +48 790 018 886 05-800 Pruszków e-mail: piotr.wojcikiewicz@gmail.com	
Rysunek:	RZUT PIWNICY BG - PIWNICA		
Investor:		
Autorzy:	Imię i Nazwisko	Numer upr.	Data: Podpis:
Projektant:			
Opracował:			
Sprawdzający:			
PROJEKT WYKONAWCZY		Skala:	Nr rys.:
SYSTEM SYGNALIZACJI POŻARU W BUDYNKU GŁÓWNYM		1:100