


LEGENDA :

-  grzejnik konwekcyjny cyrkulacyjny
-  grzejnik konwekcyjny
-  projektowany zawór regulacyjny
-  DN20 średnica rur centralnego ogrzewania
-  przewody projektowanej instalacji centralnego ogrzewania

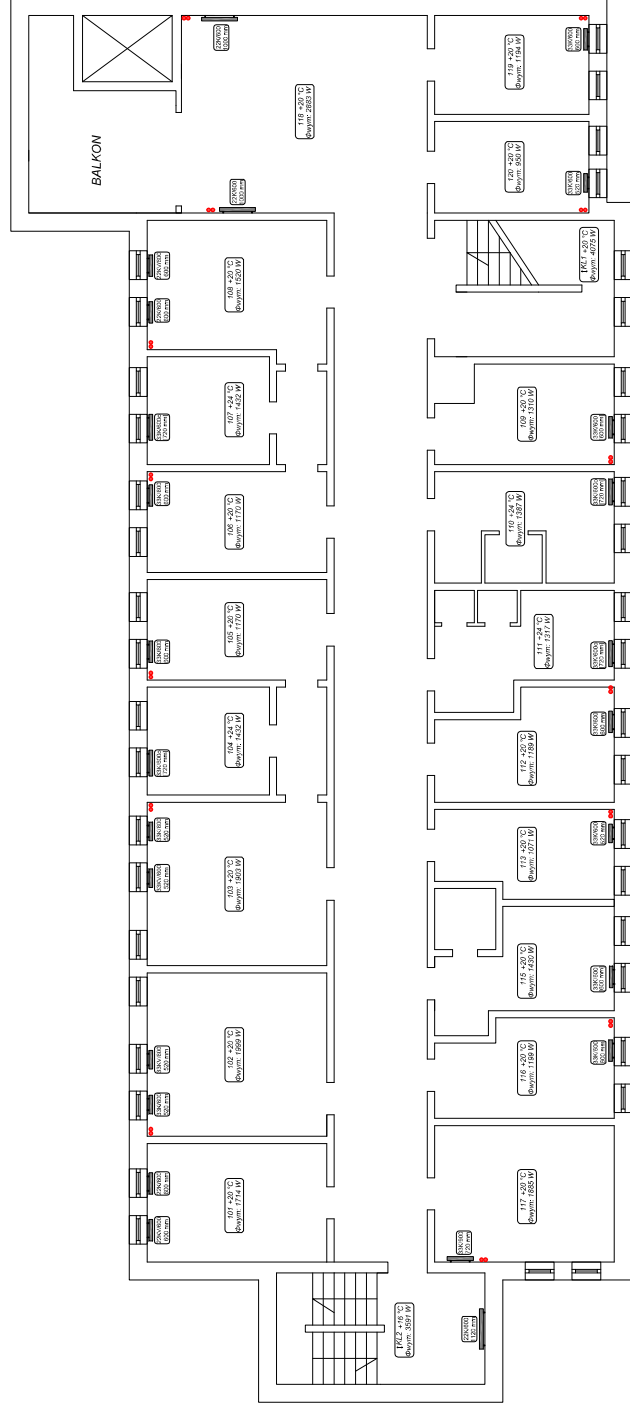

Wszystkie wymiary określone są w metrach z wyjątkiem miejsc, w których wymiary są podane w centymetrach lub milimetrach.
Dł. 2m 2m 3m 4m 5m 6m 7m 8m 9m 10m 11m 12m
TWOR Warszawa skala 1:100

Wszystkie wymiary określone są w metrach z wyjątkiem miejsc, w których wymiary są podane w centymetrach lub milimetrach.
Dł. 2m 2m 3m 4m 5m 6m 7m 8m 9m 10m 11m 12m
TWOR Warszawa skala 1:100

Kompleksowe opracowanie dokumentacji projektowej instalacji przy-łącz i sieci ciepłej wody. Montaż i uruchomienie.
Wzrost i rozwój. Instalacje i sieci ciepłej wody. Instalacje i sieci ciepłej wody.
Ochrona i bezpieczeństwo stanu technicznego obiektów budowlanych.

BRANŻOWY RYSUNEK GŁÓWNY										
przedmiot rysunku										
K	A	R	T	A	R	E	W	I	Z	J
Tytuł rysunku										
P.B.W. WYMIANA INSTALACJI CENTRALNEGO OGRZEWANIA W DOMU PODKOJY SPOŁECZNEJ.										
tytuł rysunku										
RZUT PIĘTRA I										
zakres										
INSTALACJA C.O.										
adres inwestycji										
KONSTYTUCJA 3 MAJA 7										
54 obręb 0024										
ZAMÓWNIKI / WYKONAWCY / PROJEKTANTA										
mgr inż. Adam Kotowski										
ul. MAZOWIEC/PANOWA 100 MAZ/PA/04/14										
00-250 RĄDZIMIN										
Miejscowość, Data sporządzenia										
Rądzimierz, 12 listopada 2016r.										
WYKONAWCA										
mgr inż. Jęrry Kotowski										
ul. MAZOWIEC/PANOWA 100 MAZ/PA/04/14										
00-250 RĄDZIMIN										
Miejscowość, Data sporządzenia										
Rądzimierz, 12 listopada 2016r.										
Miejscowość										
Miejscowość										
Instalacje sanitarne										
IS										
skala										
1:100										
PBW										
10 listopada 2016r.										
3										



ul. Mazowiec 144, tel. 82 234 20 20
ul. Mazowiec 144, tel. 82 234 20 20
ul. Mazowiec 144, tel. 82 234 20 20